
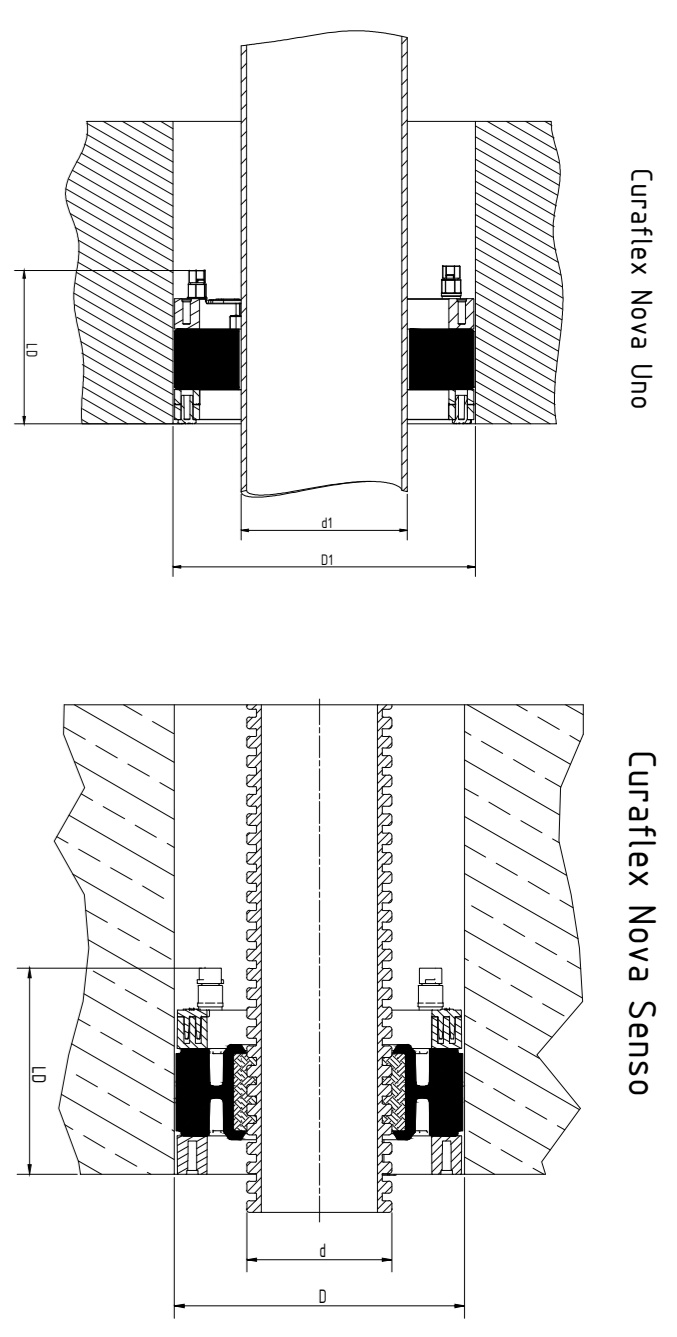


Blitzschutzleiter	
---	Fundamentanker Flachstahl 30x35mm feuerverzinkt, liefern+hochkant verlegen
---	Fundamentanker Flachstahl 30x35mm feuerverzinkt, liefern+hochkant verlegen
Leuchte (diverse)	
●	2 - BEGA Aufsatzleuchte
●	1 - BEGA Wandleuchte
Blitzschutz-Bauteile	
---	Potentialausgleichschiene 8 Anschlüsse
---	Anschlussfahne bis 1,5m
---	Tiefenerder I=6,0m
Leerrohr	
---	Kabelschutzrohr Kabuflex R 200mm liefern und montieren
---	Kabelschutzrohr Kabuflex R 110mm liefern und montieren

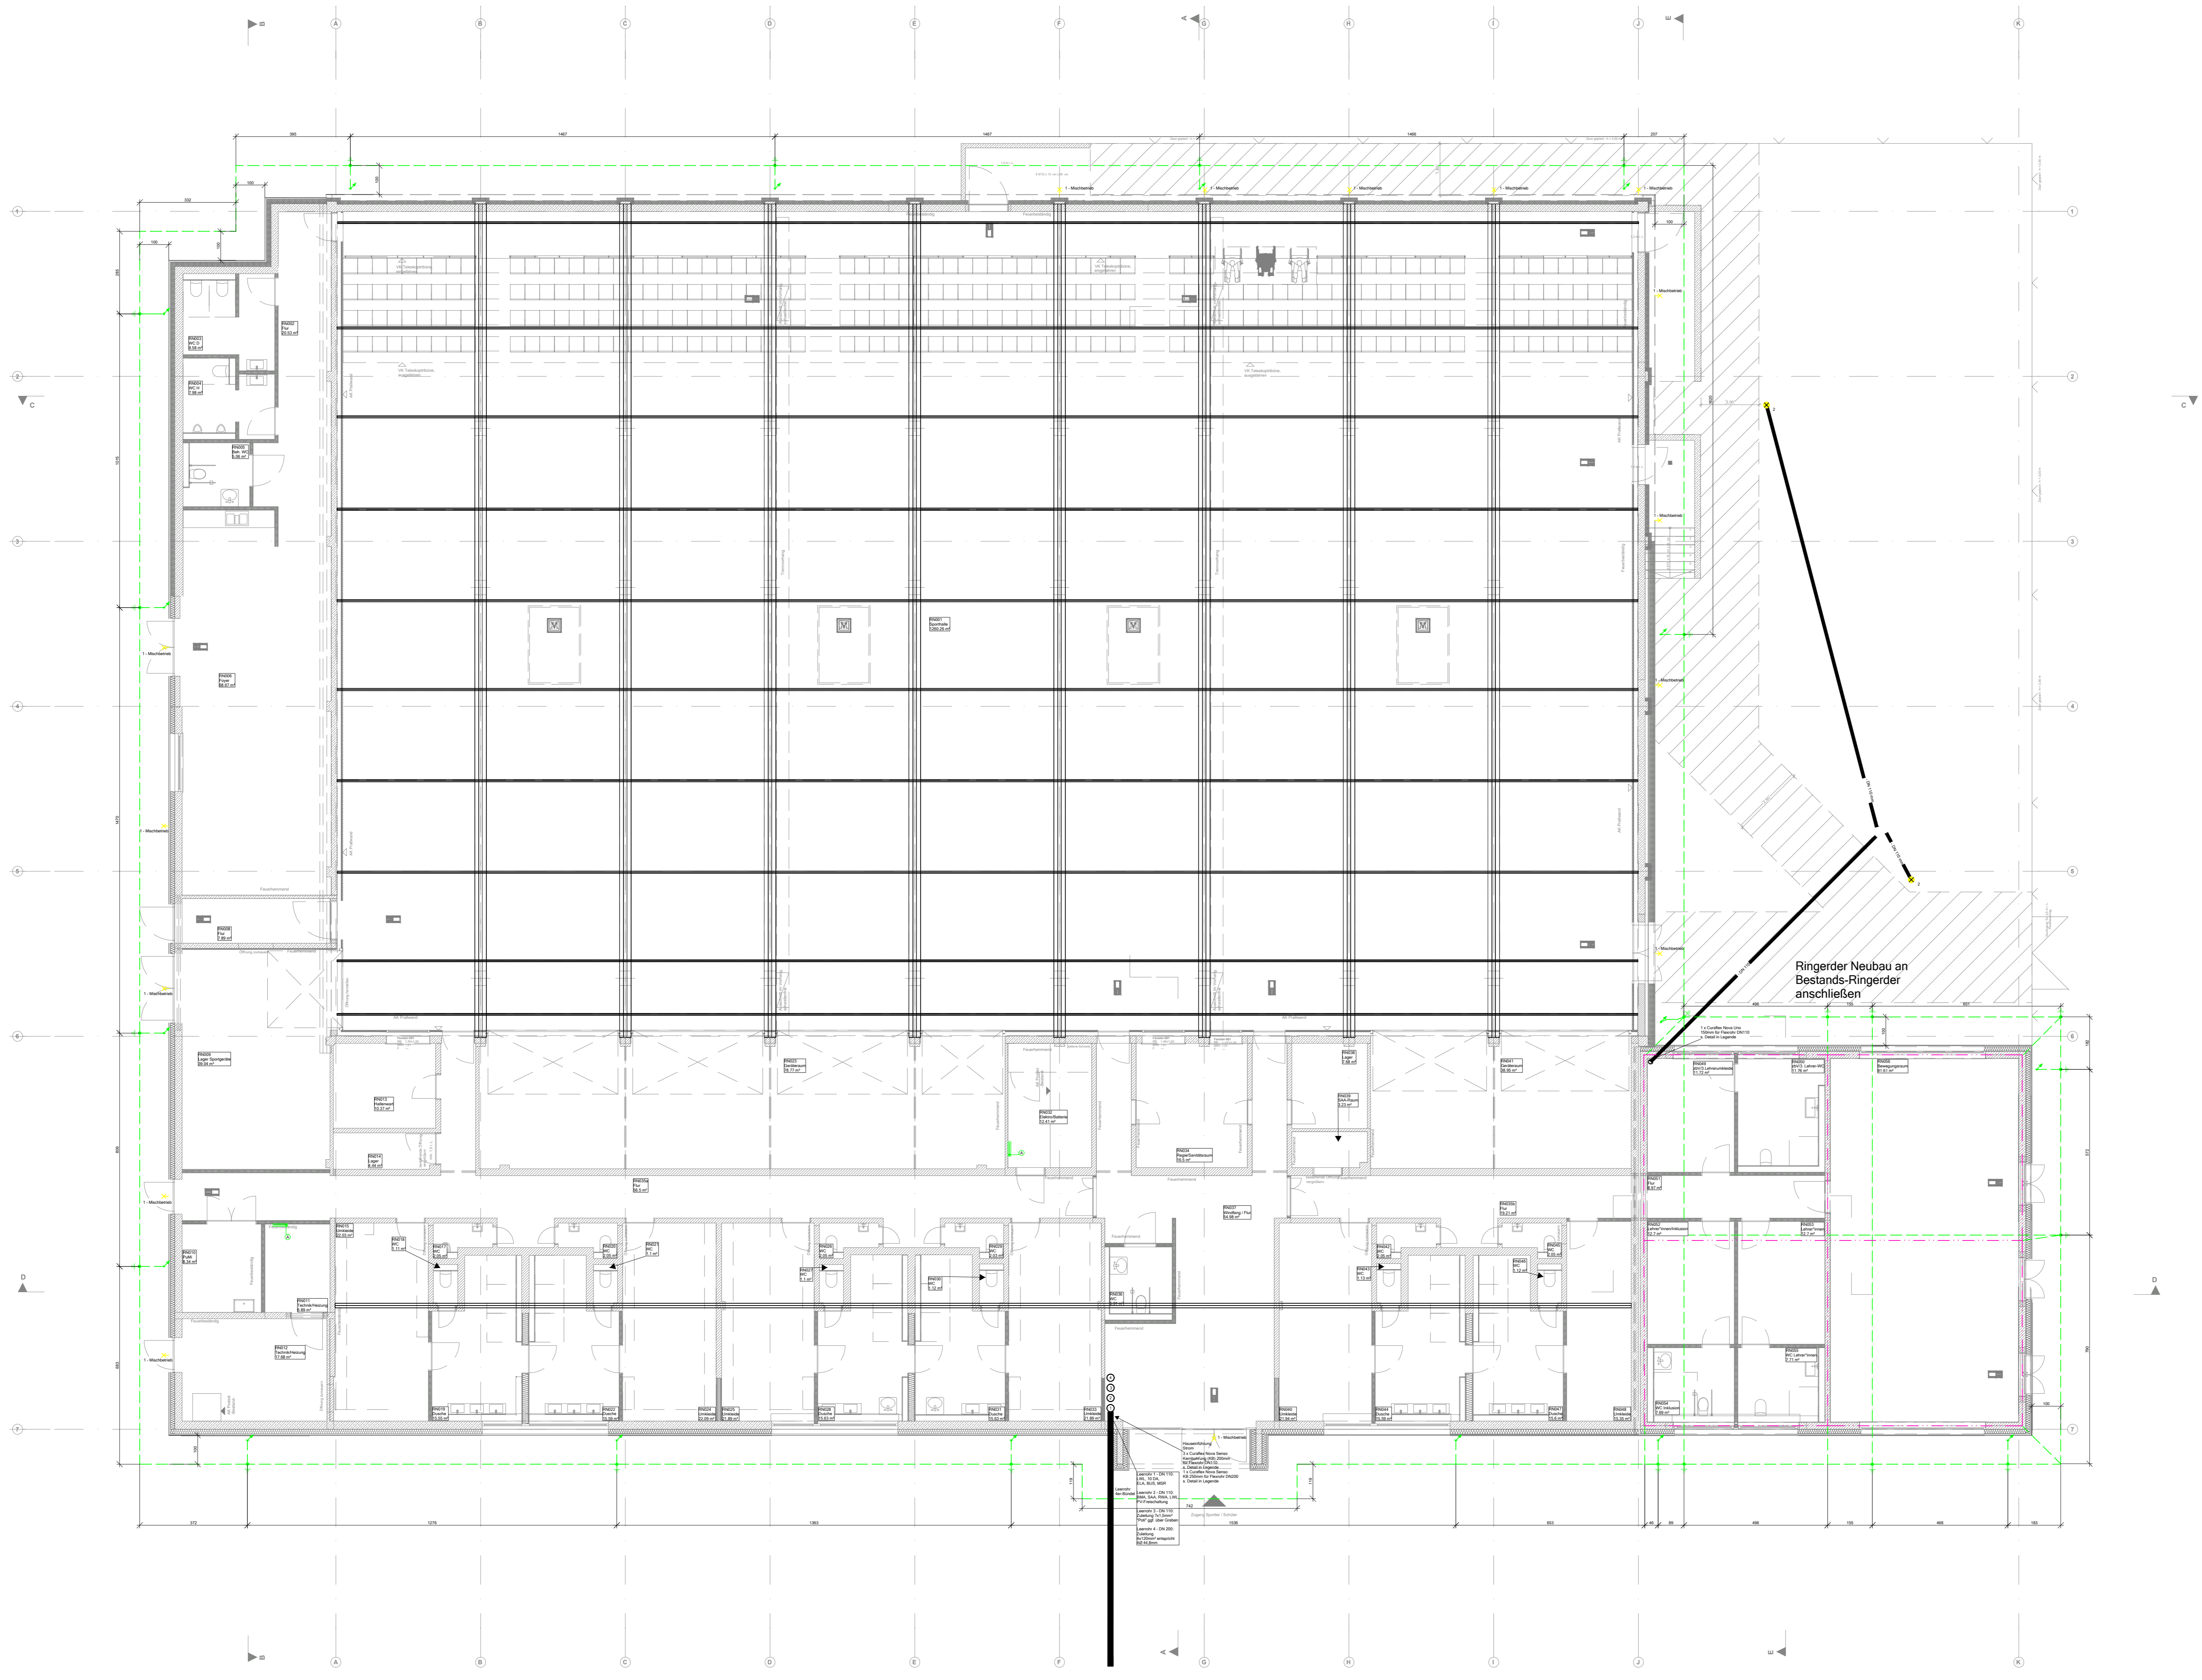

Kalkulationsplan

Bauherr	Stadt Mülheim a.d. Ruhr Hans-Böckler-Platz 5 45468 Mülheim an der Ruhr		
Bauvorhaben	Schulzentrum Saarn Lehnerstraße 67 45481 Mülheim an der Ruhr		

Planinhalt	Grundriss Außenanlagen/Leerrohre		
Leistungsphase	Stand Architekt	Stand TGA	gezeichnet
LPH 6	10.06.2025	17.09.2025	-
			Zeichnungs Nr.: P-24-118-S-E-G00
			Maßstab 1:100